

«26» октября 2018 г.
исх. № 18/10-26

Коммерческое предложение


Стоимость проектных и монтажных работ системы радиоканальной пожарной сигнализации и системы оповещения о пожаре в помещении кафе по адресу: г. Москва, ул. _____ составит 118 984 рублей. Состав оборудования системы пожарной сигнализации:

№	Наименование	Ед. изм.	Количество	Цена	Итого
1	Радиорасширитель охранно-пожарный РРОП 2 (Стрелец®)	шт.	1	5629	5629
2	Пульт управления ПУ-Р (Стрелец®)	шт.	1	8223	8223
3	Блок исполнительный радиоканальный ИБ-Р (Стрелец®)	шт.	2	2570	5140
4	Источник питания резервированный «Рапан-20» пластик	шт.	1	1000	1000
5	Аккумулятор 7 А*ч	шт.	1	500	500
6	Извещатель пожарный дымовой радиоканальный Аврора-ДР	шт.	14	2087	29218
7	Извещатель пожарный дымовой радиоканальный Аврора-ТР	шт.	4	1935	7740
8	Извещатель пожарный ручной радиоканальный ИПР-Р	шт.	2	3157	6314
9	Табло «Выход» Табло-Р	шт.	2	3500	7000
10	Звуковой оповещатель Сирена-Р	шт.	2	9772	19544
11	Гофра д20	м	10	5	50
12	Держатель д20	шт.	30	1,2	36
13	Кабель питания ВВГнг-FRLS 3x1,5	м	10	50	500
	Стоимость оборудования и материалов, руб.				90894
	Стоимость монтажных работ, руб.				28000
	Стоимость проектных работ, руб.				0
	ИТОГО, руб.				118894


1. Срок выполнения монтажных работ – 5 рабочих дней.
2. Гарантия на оборудование и работы – 12 месяцев.

Директор ООО «Сигма»

_____ Сергеев Е.А

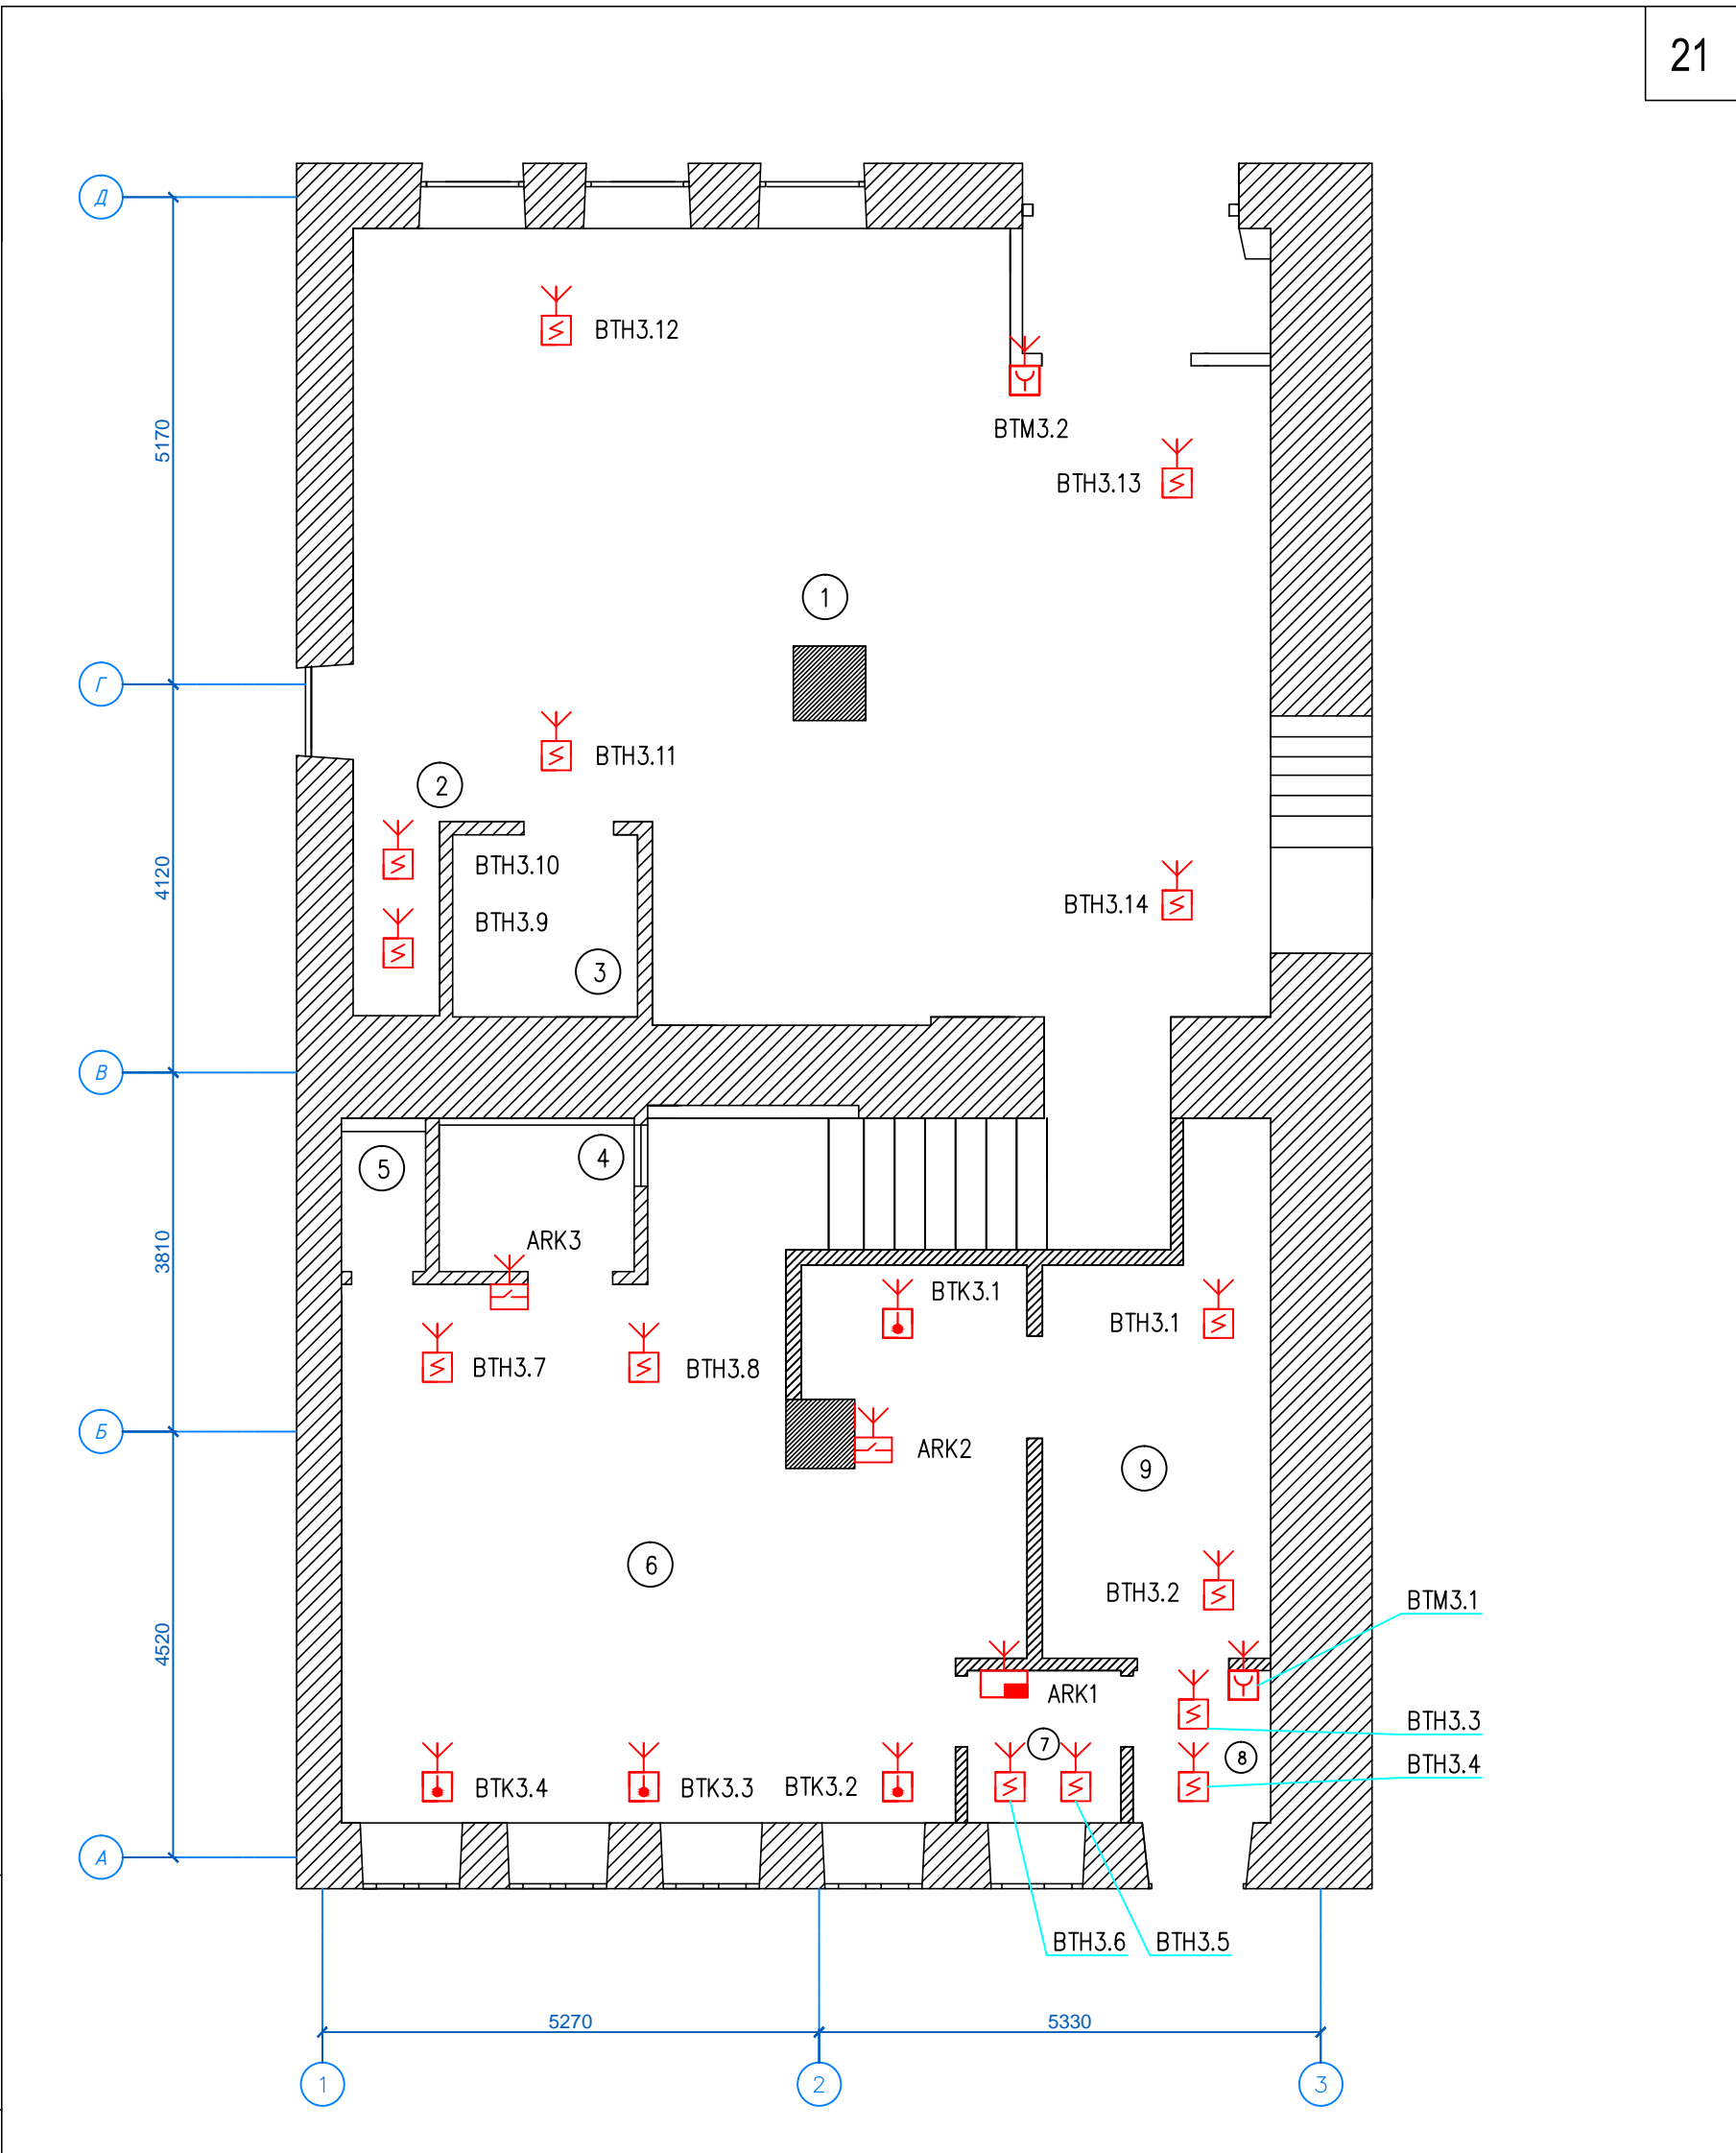

Взам. инв. N						01/09-2018				
						Помещения кафе по адресу: г. Москва, ул.				
Подпись и дата	Изм	Кол.уч	Лист	Ндок	Подпись	Дата	Стадия	Лист	Листов	
	ГИП		Сергеев							РП
Инв. N подл.						Система АПС и СОУЭ				
						Сети АПС 1 этаж		ООО "Сигма"		
	Разраб.	Кутузов								
	Н. контроль	Жучкова								

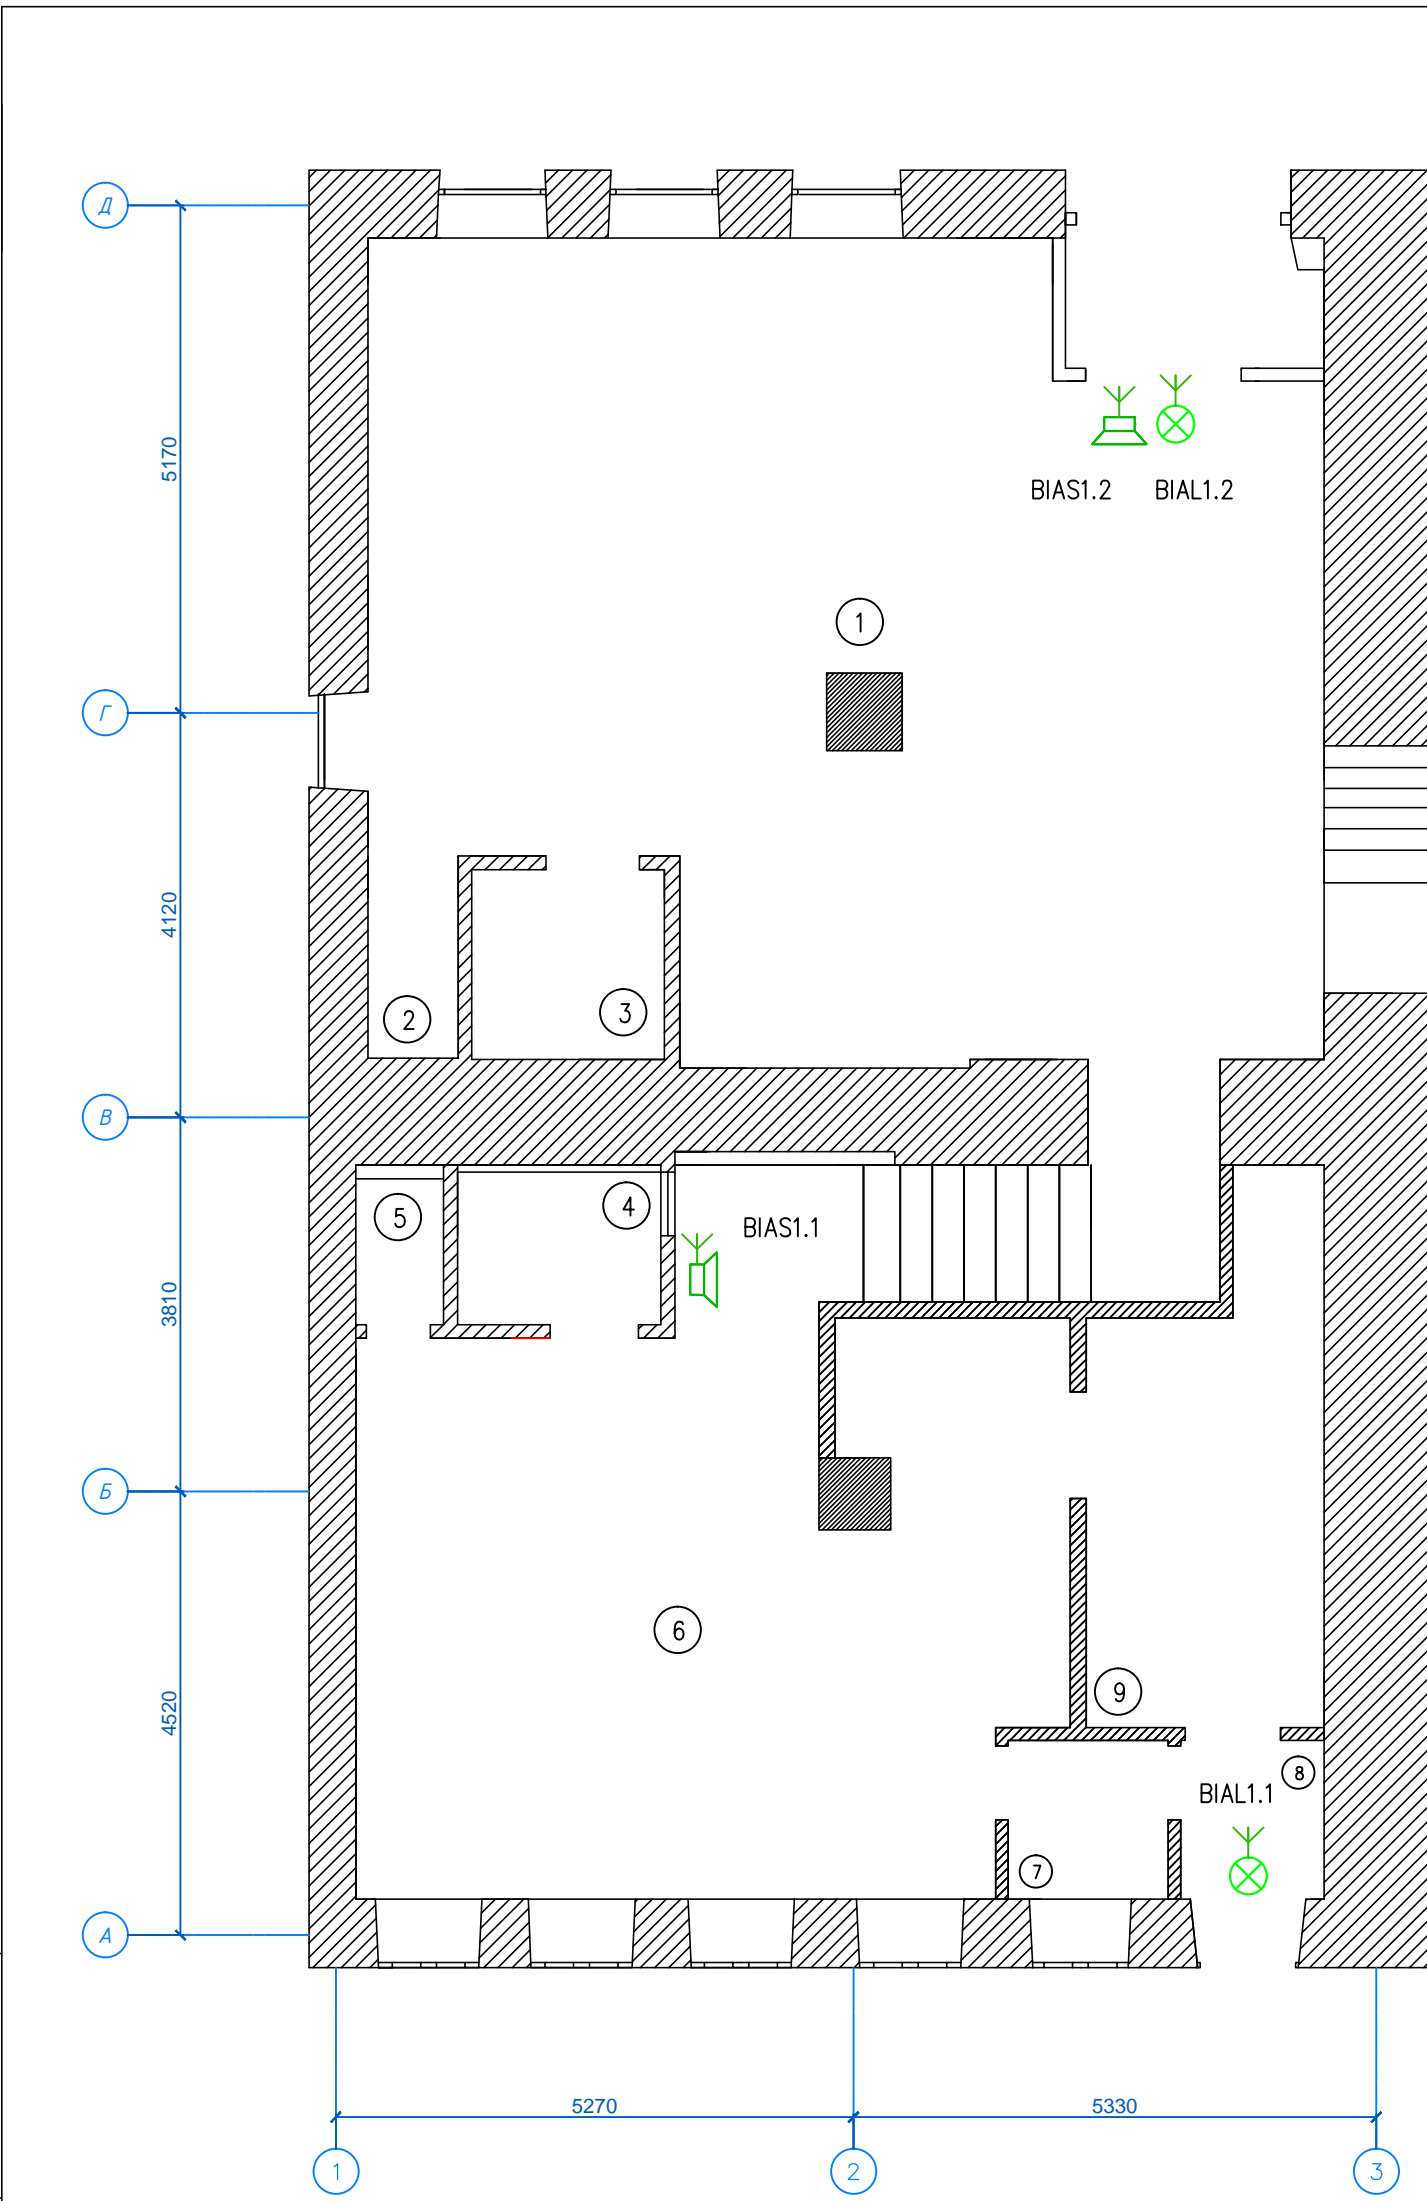

Взам. инв. N							01/09-2018			
	Подпись и дата						Помещения кафе по адресу: г. Москва, ул.			
Инв. N подл.	Изм	Кол.уч	Лист	Ндок	Подпись	Дата	Система АПС и СОУЭ	Стадия	Лист	Листов
	ГИП		Сергеев					РП	5	14
	Разраб.	Кутузов					Сети СОУЭ 1 этаж	ООО "Сигма"		
	Н. контроль	Жучкова								