

«26» октября 2018 г.
исх. № 18/10-26

Коммерческое предложение


Стоимость проектных и монтажных работ системы пожарной сигнализации и системы оповещения о пожаре в помещении кафе по адресу: г. Москва, ул. _____ составит 54 472 рублей. Состав оборудования системы пожарной сигнализации:

№	Наименование	Ед. изм	Количество	Цена	Итого
1	Прибор приемно-контрольный «ВЭРС-ПК 4П»	шт.	1	3550	3550
2	Аккумулятор 4,5 А*ч	шт.	1	500	500
3	Извещатель пожарный дымовой ИП 212-87	шт.	14	347	4858
4	Извещатель пожарный тепловой ИП 114-5-А3	шт.	4	51	204
5	Извещатель пожарный ручной ИПР513-10	шт.	2	185	370
6	Табло «Выход» Молния-12	шт.	2	185	370
7	Звуковой оповещатель Маяк-12-3М	шт.	2	200	400
8	Гофра д20	м	200	5	1000
9	Держатель д20	шт.	600	1,2	720
10	КПСнг(А)-FRLS 1×2×0,75	м	200	15	3000
11	Кабель питания ВВГнг-FRLS 3×1,5	м	10	50	500
	Стоимость оборудования и материалов, руб.				15472
	Стоимость монтажных работ, руб.				39000
	Стоимость проектных работ, руб.				0
	ИТОГО, руб.				54472


1. Срок выполнения монтажных работ – 5 рабочих дней.
2. Гарантия на оборудование и работы – 12 месяцев.

Директор ООО «Сигма»

_____ Сергеев Е.А

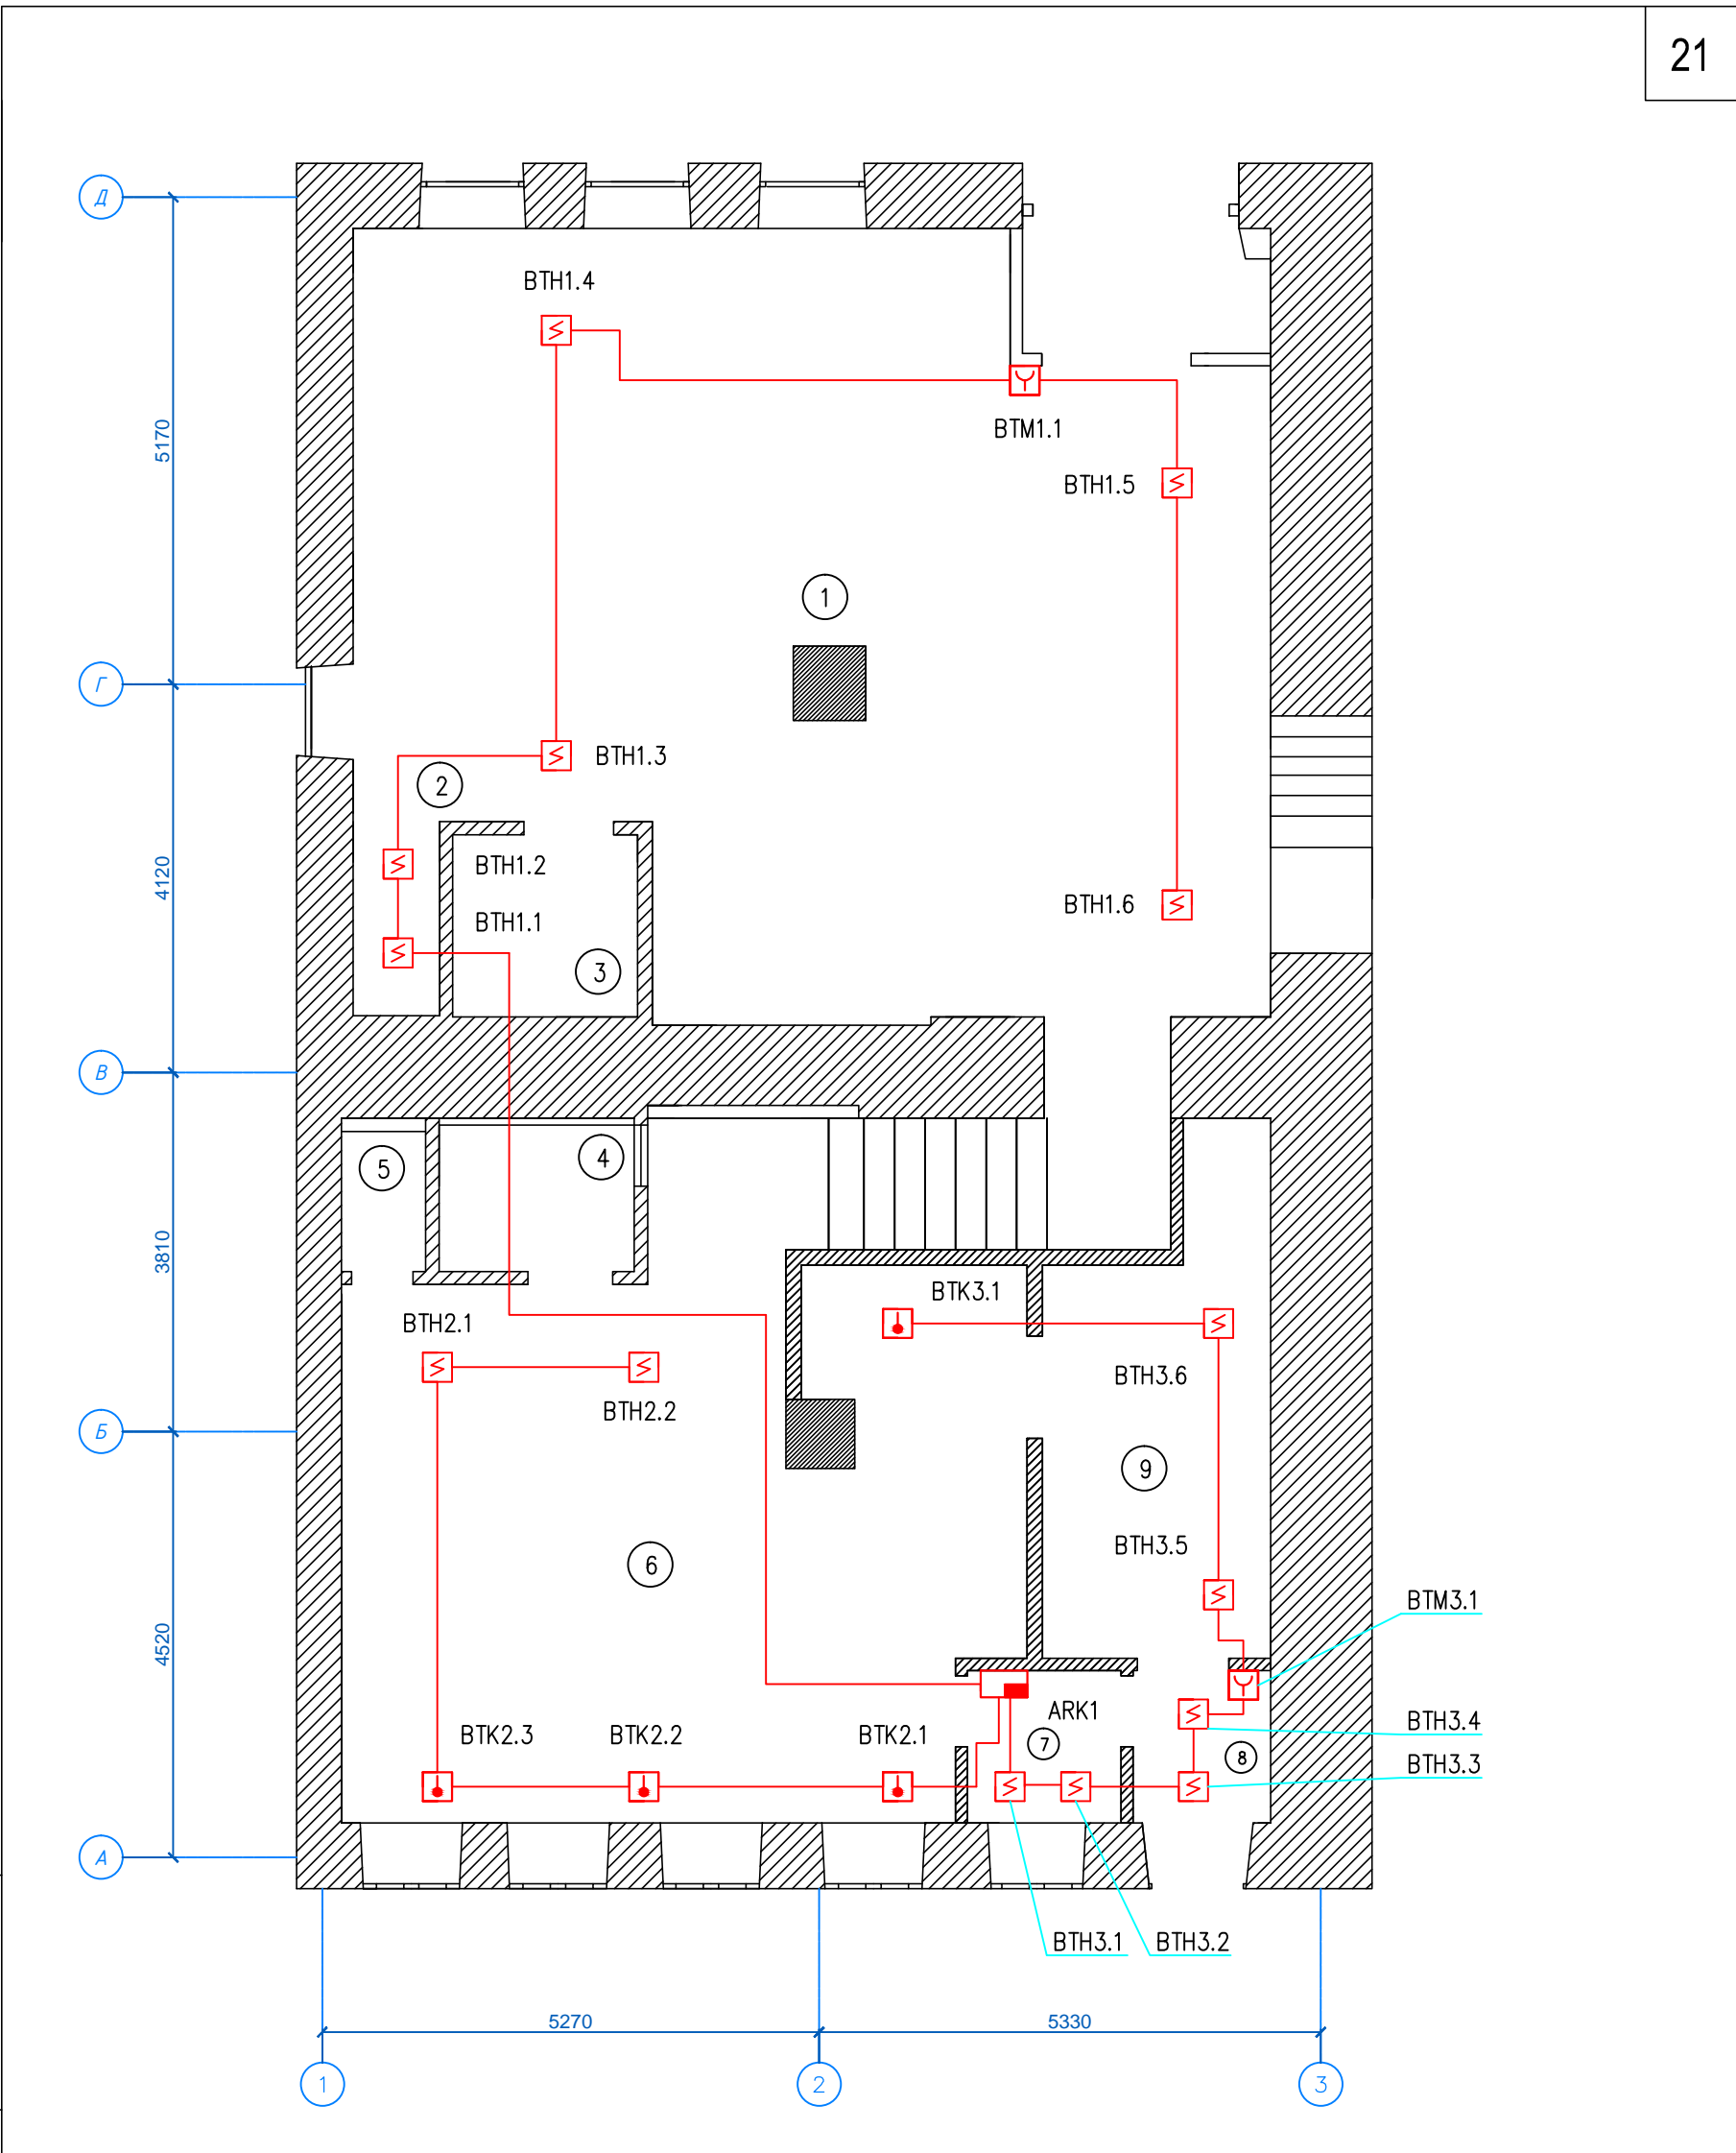

Взам. инв. N						01/09-2018			
						Помещения кафе по адресу: г. Москва, ул.			
Подпись и дата	Изм	Кол.уч	Лист	Ндок	Подпись	Дата	Стадия	Лист	Листов
	ГИП		Сергеев						
Инв. N подл.						Система АПС и СОУЭ			
						Сети АПС 1 этаж			
	Разраб.	Кутузов				ООО "Сигма"			
	Н. контроль	Жучкова							

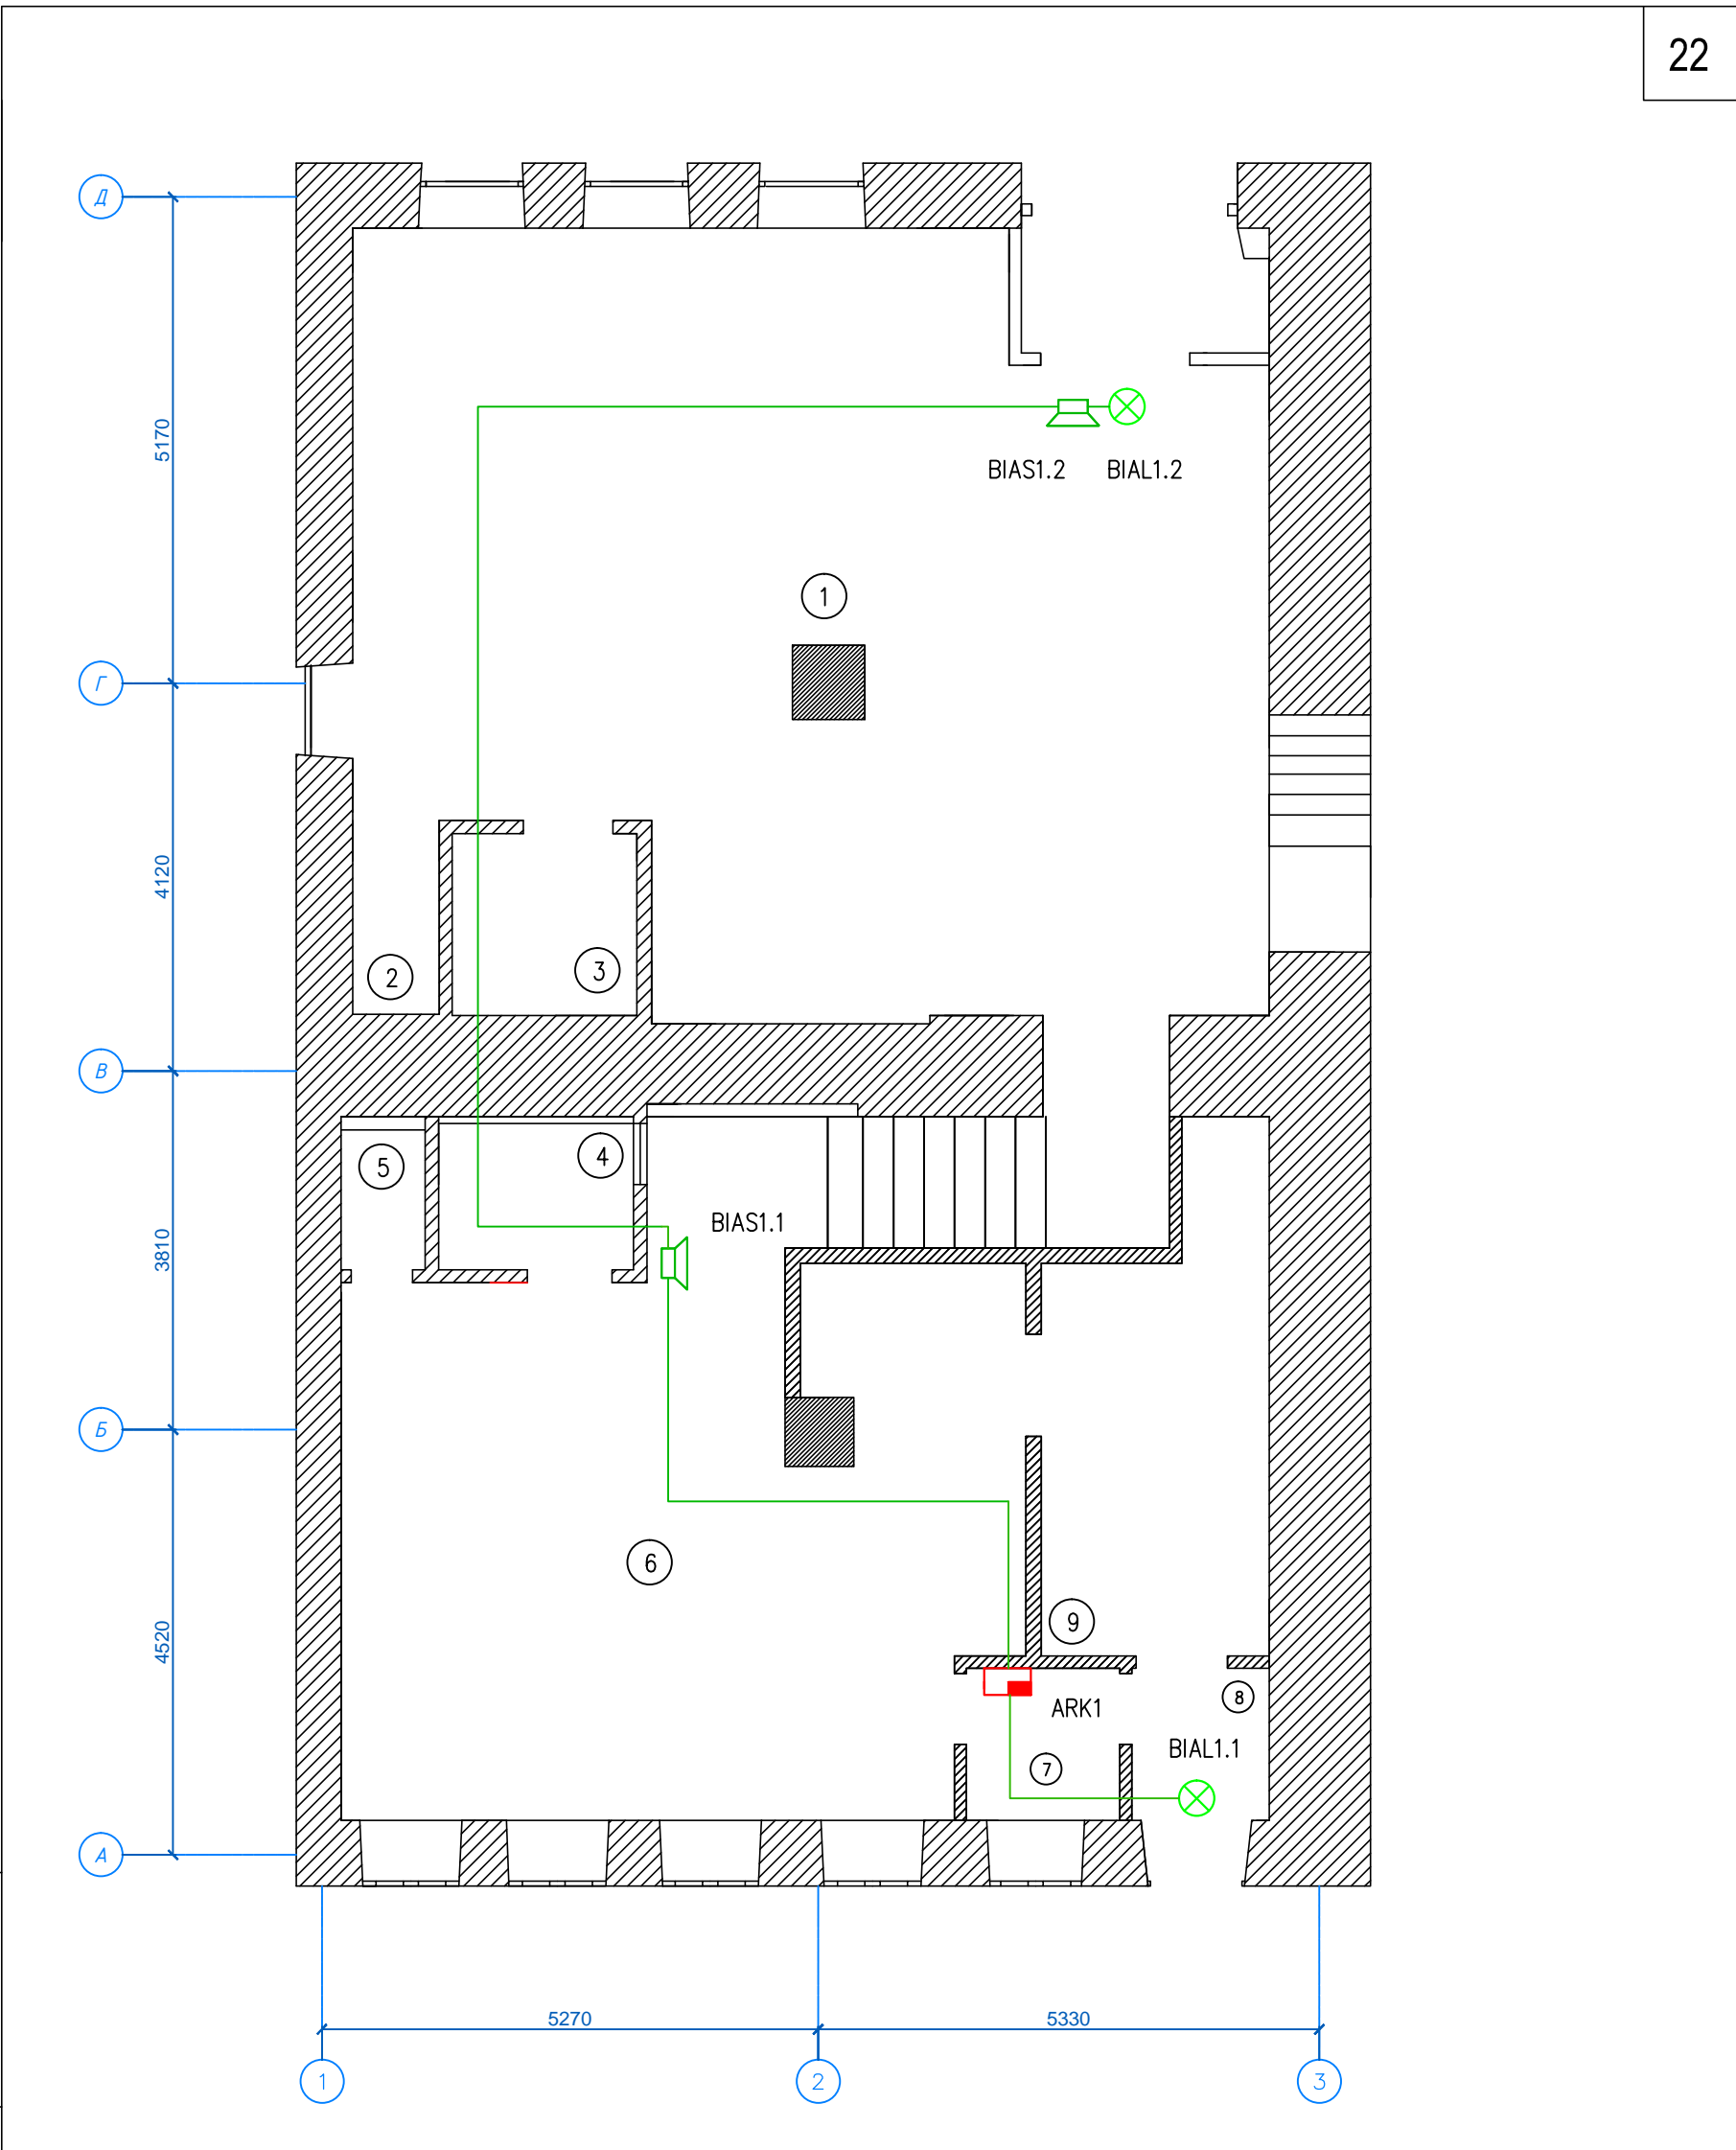

Взам. инв. N						01/09-2018			
						Помещения кафе по адресу: г. Москва, ул.			
Подпись и дата	Изм	Кол.уч	Лист	Ндок	Подпись	Дата	Стадия	Лист	Листов
	ГИП		Сергеев						
Инв. N подл.						Система АПС и СОУЭ			
						Сети СОУЭ 1 этаж			
Разраб.		Кутузов				ООО "Сигма"			
Н. контроль		Жучкова							