

«26» октября 2018 г.
исх. № 18/10-26


Коммерческое предложение

Стоимость проектных и монтажных работ системы адресной пожарной сигнализации и системы оповещения о пожаре в помещении кафе по адресу: г. Москва, ул. _____ составит 91 836 рублей.
Состав оборудования системы пожарной сигнализации:


№	Наименование	Ед. изм	Количество	Цена	Итого
1	Пульт контроля и управления С2000-М	шт.	1	6909	6909
2	Блок контрольно-пусковой С2000-БКИ	шт.	1	4612	4612
3	Контроллер двухпроводной линии связи С2000-КДЛ	шт.	1	2325	2325
4	Блок сигнально-пусковой адресный С2000-СП2	шт.	1	1151	1151
5	Блок контрольно-пусковой С2000-КПБ	шт.	1	2781	2781
6	Источник вторичного электропитания Скат-1200	шт.	1	4840	4840
7	Аккумулятор 12 А*ч	шт.	1	1228	1228
8	Извещатель пожарный дымовой адресный ИП 212-34А-03	шт.	14	832	11648
9	Извещатель пожарный тепловой адресный С2000-ИП-03	шт.	4	671	2684
10	Извещатель пожарный ручной адресный ИПР513-3АМ	шт.	2	584	1168
11	Табло «Выход» Молния-12	шт.	2	185	370
12	Звуковой оповещатель Маяк-12-3М	шт.	2	200	400
13	Гофра д20	м	200	5	1000
14	Держатель д20	шт.	600	1,2	720
15	КПСнг(А)-FRLS 1×2×0,75	м	200	15	3000
16	Кабель питания ВВГнг-FRLS 3×1,5	м	10	50	500
Стоимость оборудования и материалов, руб.					45336
Стоимость монтажных работ, руб.					46500
Стоимость проектных работ, руб.					0
ИТОГО, руб.					91836

1. Срок выполнения монтажных работ – 5 рабочих дней.
2. Гарантия на оборудование и работы – 12 месяцев.

Директор ООО «Сигма» _____ Сергеев Е.А

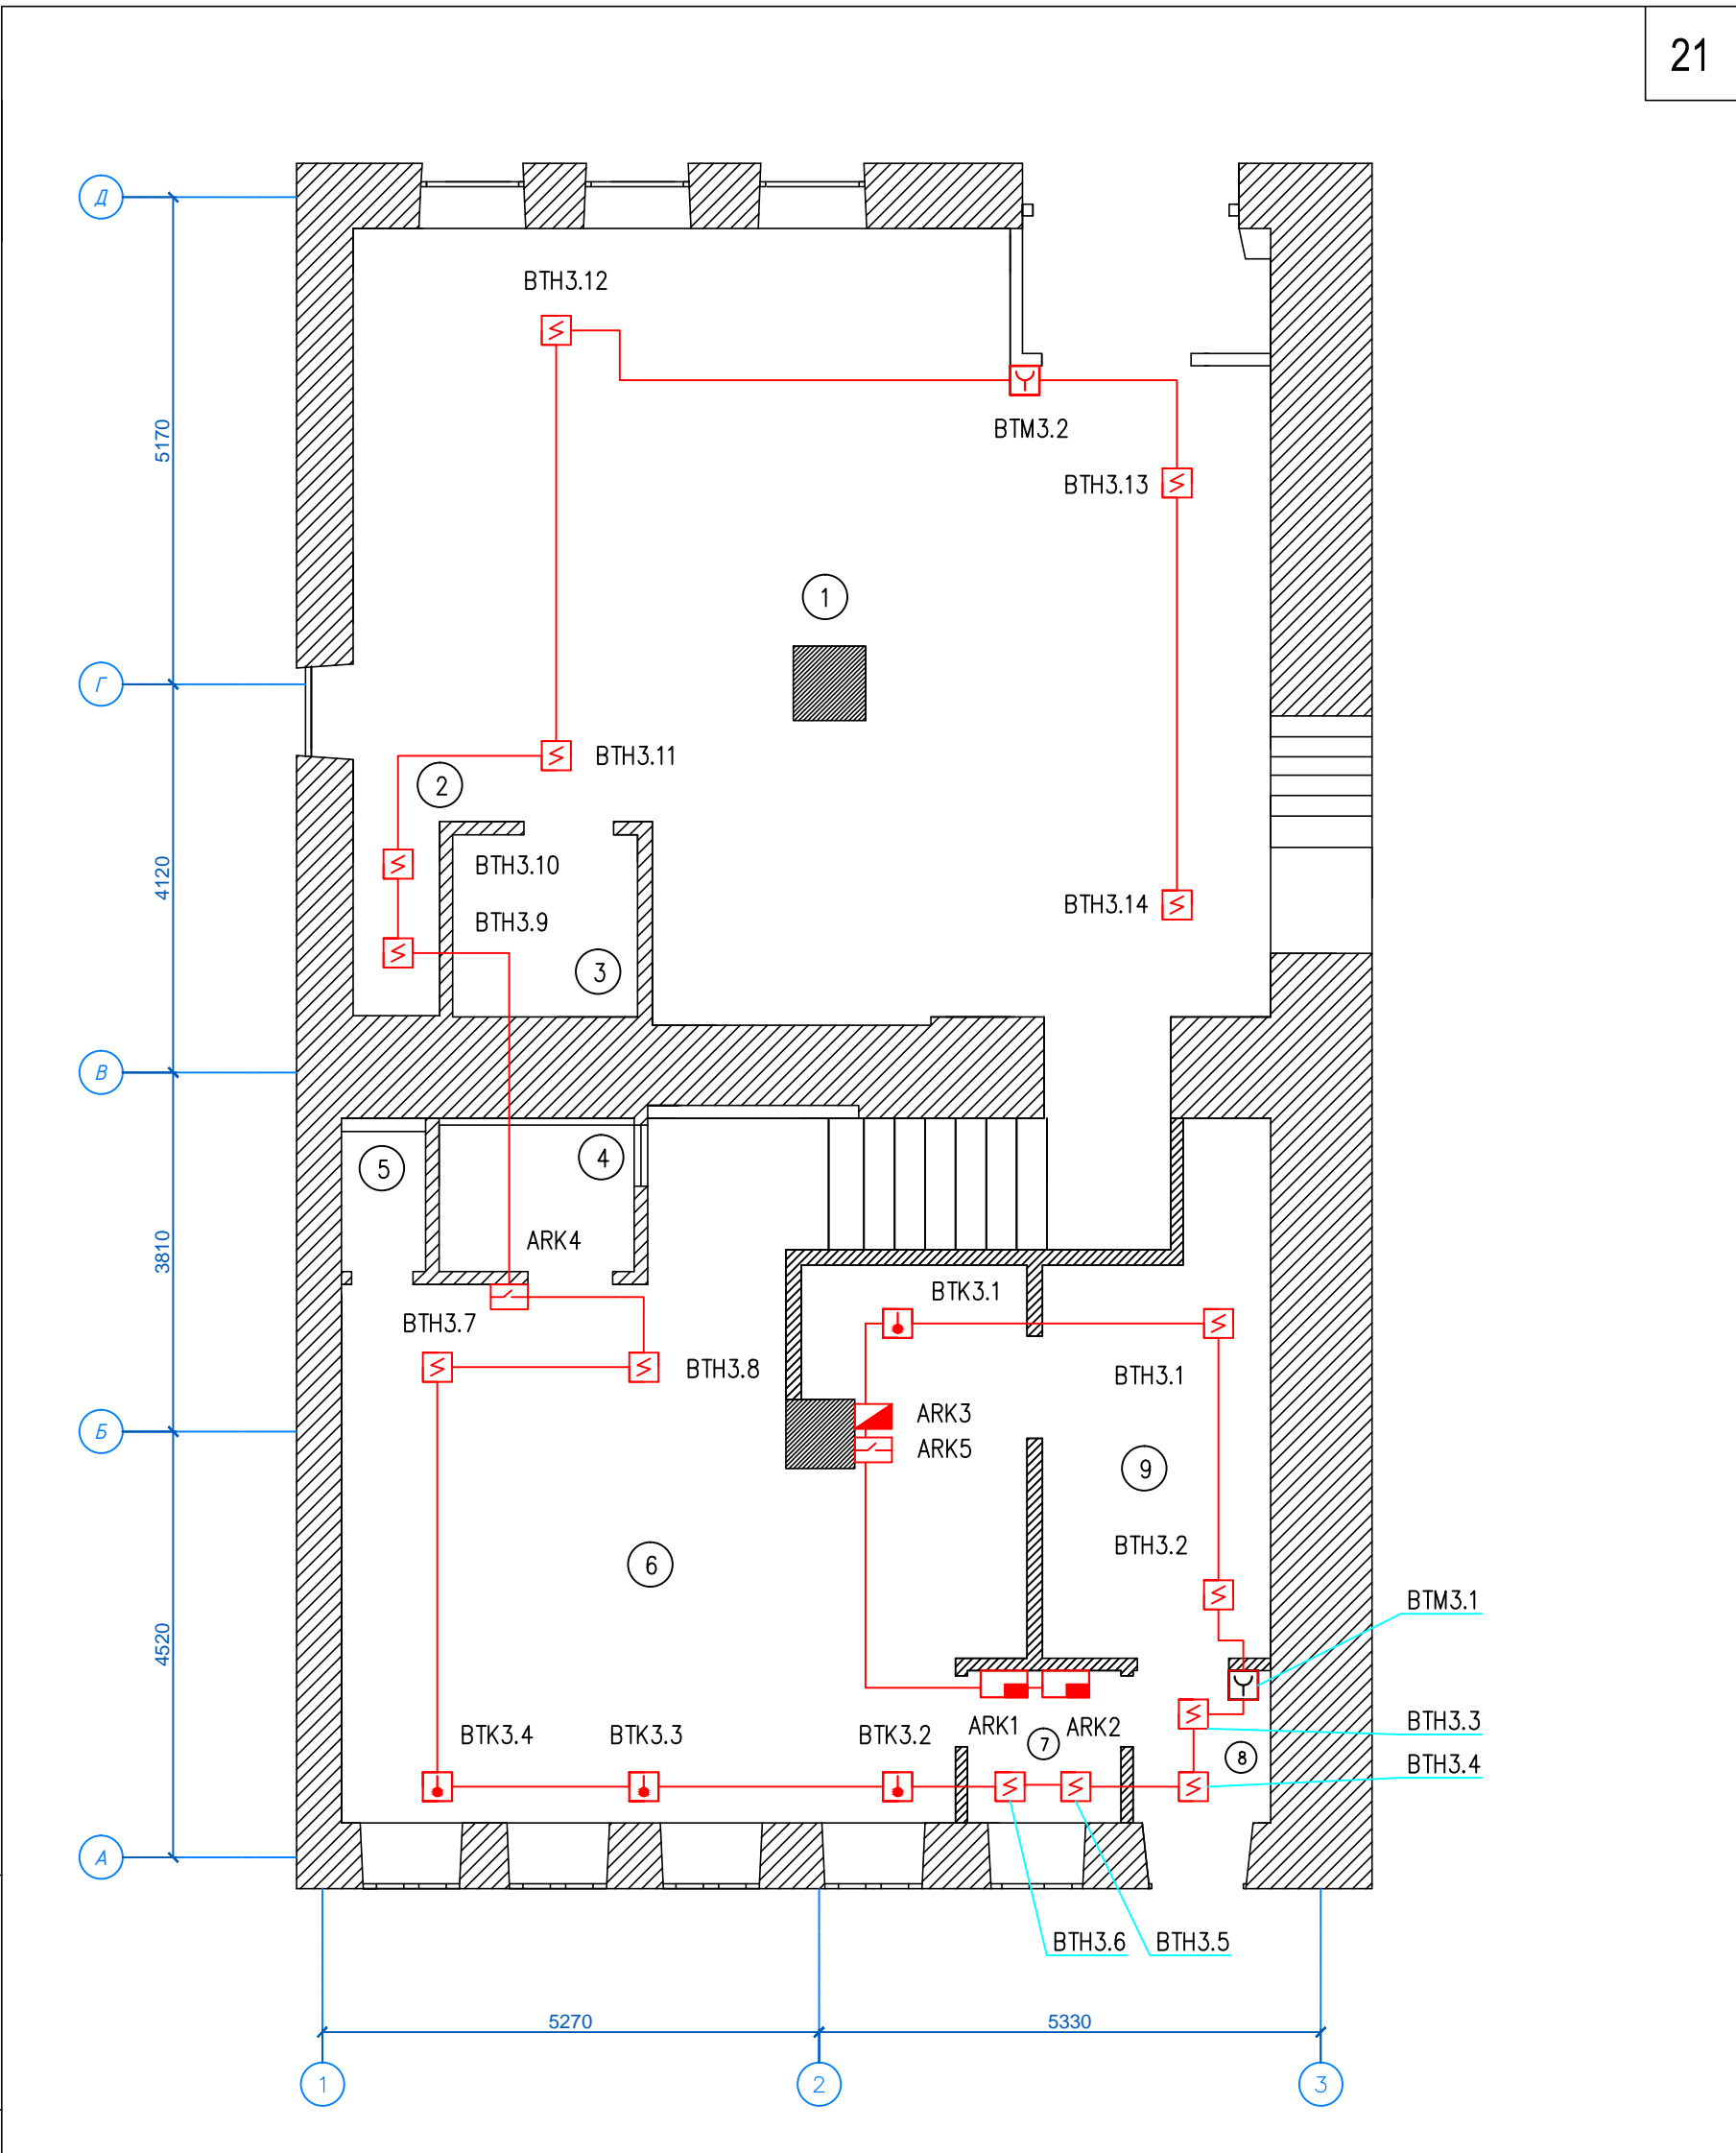

Взам. инв. N						01/09-2018			
						Помещения кафе по адресу: г. Москва, ул.			
Подпись и дата	Изм	Кол.уч	Лист	Ндок	Подпись	Дата	Стадия	Лист	Листов
	ГИП		Сергеев						
Инв. N подл.						Система АПС и СОУЭ			
	Разраб.	Кутузов				Сети АПС 1 этаж			
	Н. контроль		Жучкова		ООО "Сигма"				

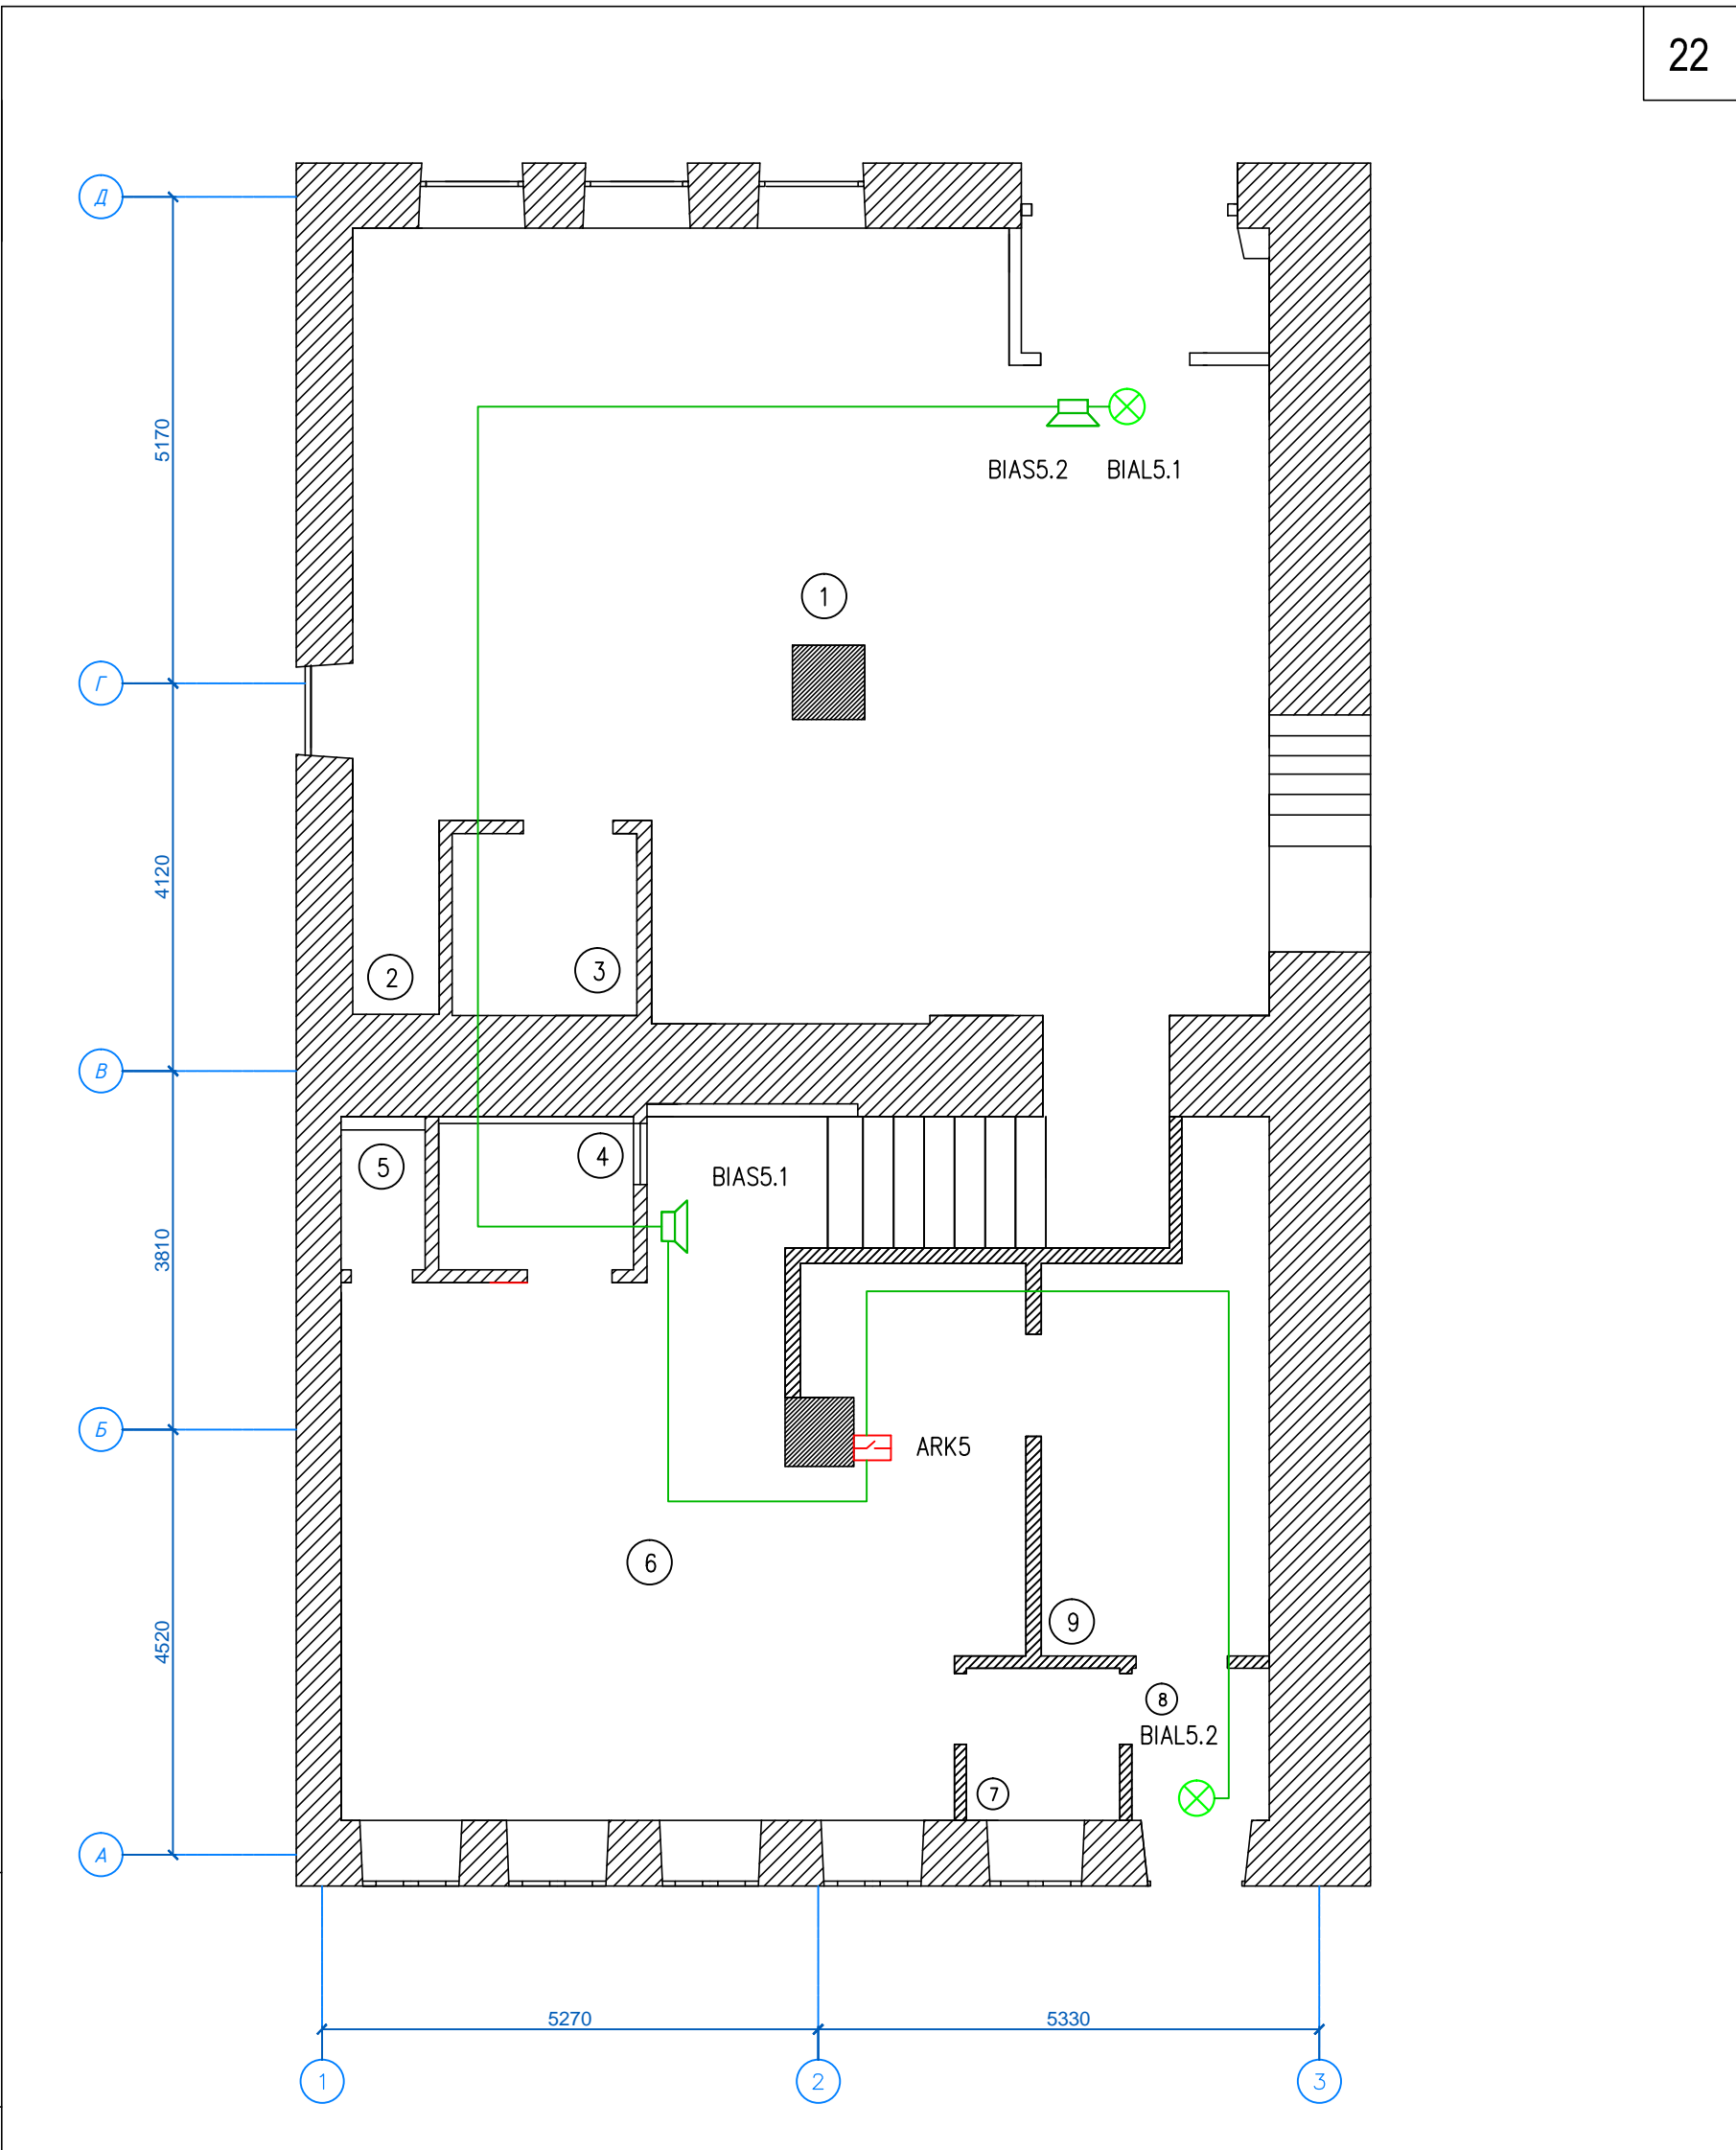

Взам. инв. N						01/09-2018			
						Помещения кафе по адресу: г. Москва, ул.			
Подпись и дата	Изм	Кол.уч	Лист	Ндок	Подпись	Дата	Стадия	Лист	Листов
	ГИП		Сергеев				РП	5	14
Инв. N подл.						Система АПС и СОУЭ		ООО "Сигма"	
	Разраб.		Кутузов				Сети СОУЭ 1 этаж		
Н. контроль		Жучкова							